


| |
|-----|
| 暖通 |
| 给排水 |
| 电气 |
| 强弱电 |
| 智能化 |
| 其他 |

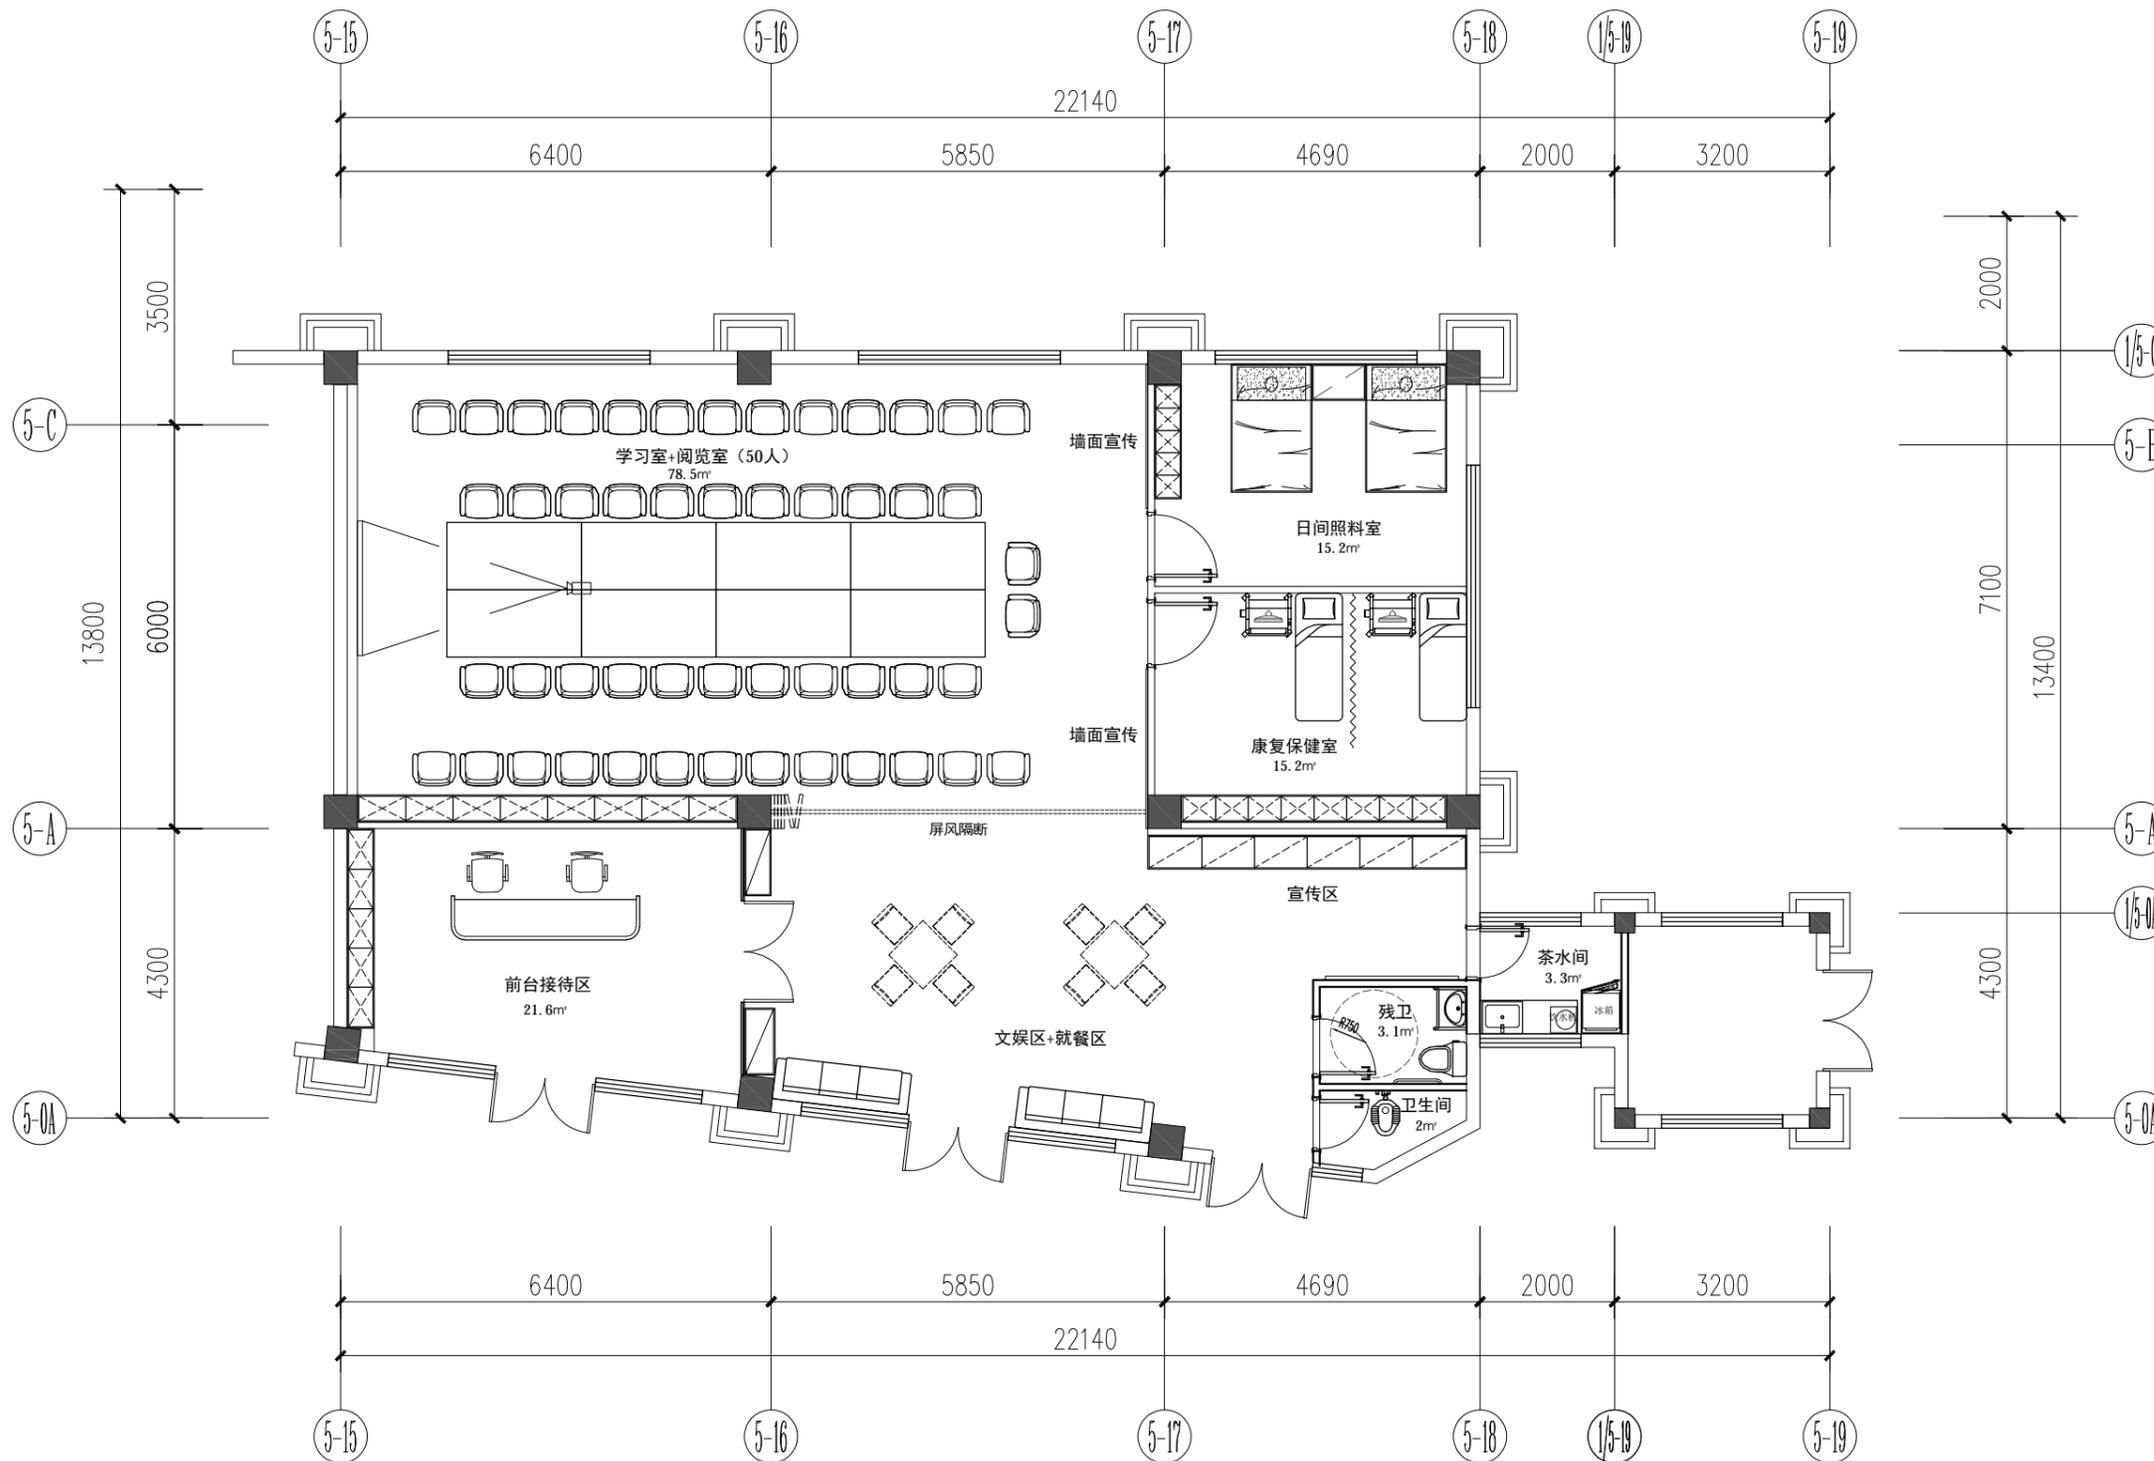

出图说明 Drawing explain

注册章 Stamp for Certified

工程设计出图专用章 Stamp for Engineering Design

建设单位 Client

工程名称 Proj. Name

子项名称 Sub-Proj. Name

| | | | |
|-------|-------------------------|--|--|
| 审定 | Approved | | |
| 审核 | Examined | | |
| 项目负责人 | Proj. Architect | | |
| 专业负责人 | Special Field in Charge | | |
| 校对 | Design Checked | | |
| 设计 | Design | | |
| 制图 | Drawn | | |

图纸名称 Drawing title

平面布置图

| | | | |
|--------------|-------|------------|------------|
| 阶段 | 施工图 | 专业 | 装饰 |
| Design Phase | | Discipline | |
| 设计编号 | | 比例 | 1:100 |
| Design NO. | | Scale | |
| 图号 | PL-01 | 日期 | 2023.03.04 |
| DWG. NO. | | Date | |